


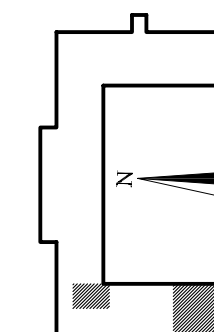
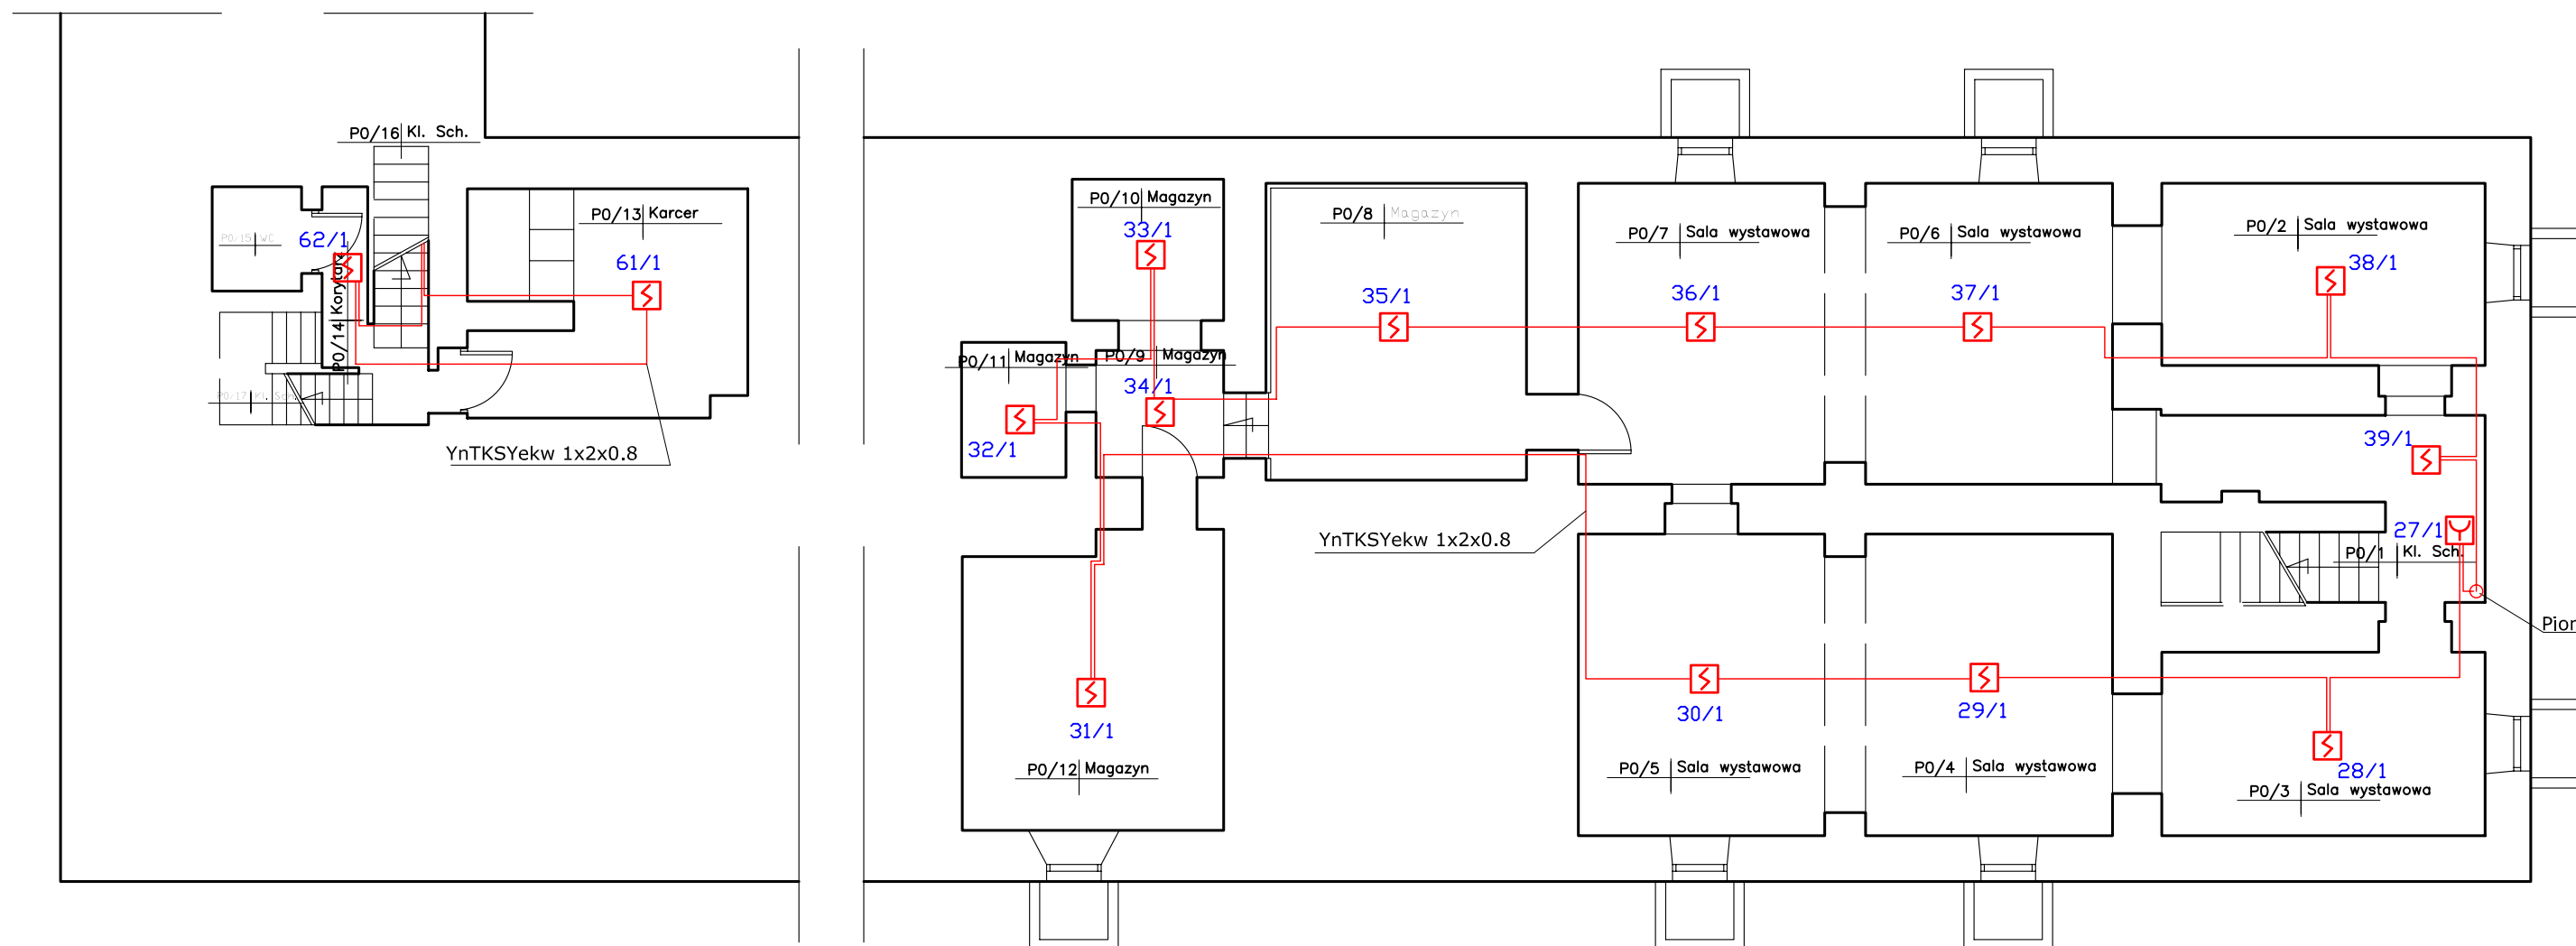


SYMBOLE

-  CZUJKA OPTYCZNA DYMU DOR 4046
-  RĘCZNY OSTRZEGACZ POŻARU ROP 4001M
-  CSA CENTRALA SYGNALIZACJI ALARMU POŻARU POLON 4900

UWAGA:

INSTALACJE PROWADZIĆ PRZEWODEM YnTKSYekw 1x2x0,8
W RURCE RVS 18 UKŁADANEJ NA TYNKU



ZAKŁAD USŁUGOWO HANDELOWY UNIPÓŻ 03-403 WARSZAWA, ul. Cyryla i Metodego 1147 BIURO HANDELOWE: 03-885 WARSZAWA ul. Kołłącza Złemowita 55/57 tel / fax: (022) 678-51-01, (022) 678-53-92			
Obiekt CYTADELA - PAWILON X ul. Skazańców 25, Warszawa			
Projektant inż. Jerzy Kosinski			
Sprawdzający Dariusz Buta Michał Płaczkowski		upr. Wa-688/92	
Tytuł rysunku INSTALACJA SAP Skrzydło zachodnie - Rzut Piwnic			
Data 10.15.2009	Skala 1:100	Nr rysunku 10	Rewizja -