







SYMBOLE

-  CZUJKA OPTYCZNA DYMU DOR 4046
-  RĘCZNY OSTRZEGACZ POŻARU ROP 4001M
-  SYGNALIZATOR AKUSTYCZNY SAL-4001
-  CENTRALA SYGNALIZACJI ALARMU POŻARU POLON 4900

UWAGA:

INSTALACJE PROWADZIĆ PRZEWODEM YnTKSYekw 1x2x0,8
W LISTWIE INSTALACYJNEJ 10x20 UKŁADANEJ NA TYNKU

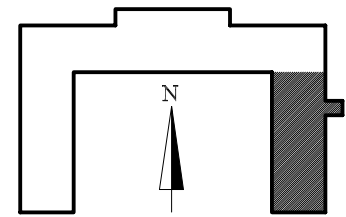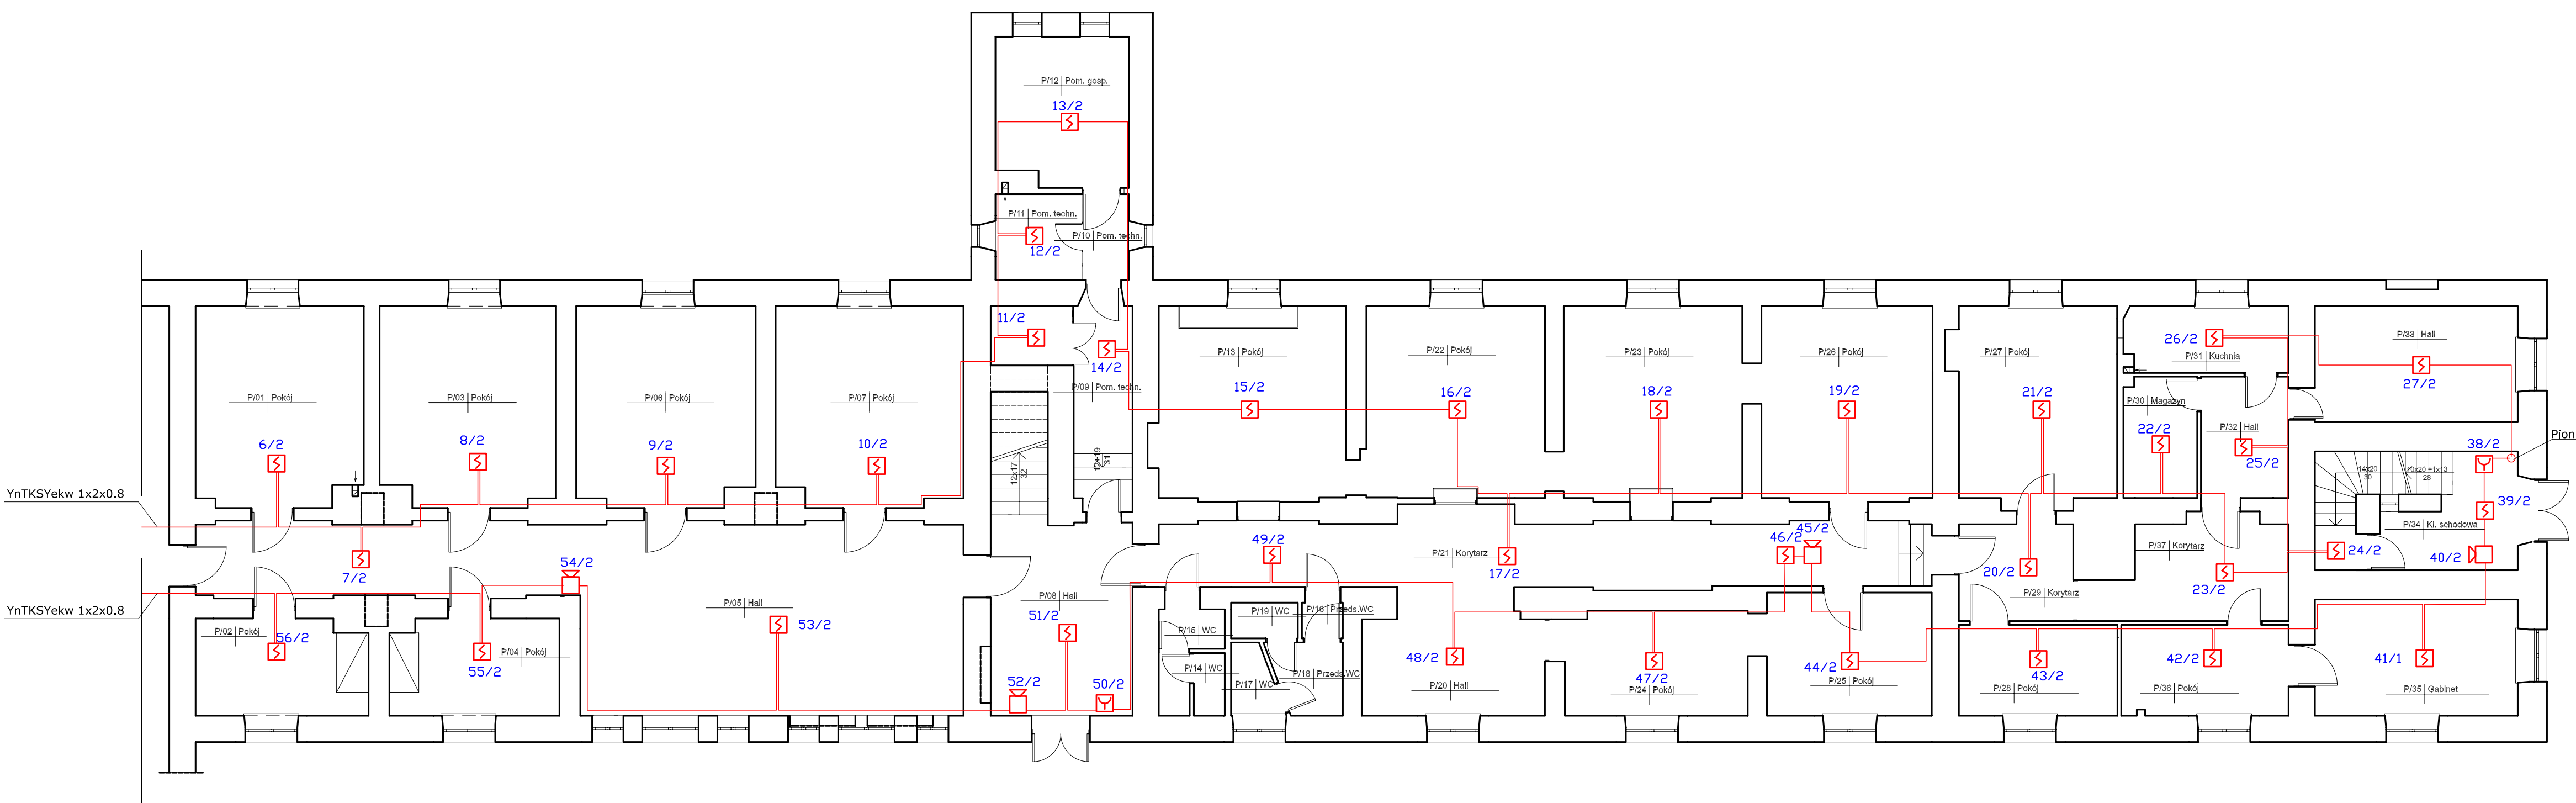

ZAKŁAD USŁUGOWO HANDELOWY UNIPOŻ <small>03-403 WARSZAWA, ul. Cyryla i Metodego 14T BIURO HANDELOWE: 03-488 WARSZAWA, ul. Królowa Ziemowita 55/57 tel / fax (022) 678-61-01; (022) 678-63-02</small>			
Obiekt CYTADELA - PAWILON X ul. Skazańców 25, Warszawa			
Projektant inż. Jerzy Kosiński			
Sprawdzający Dariusz Buta Michał Płaczkowski		upr. W0-688/92	
Tytuł rysunku INSTALACJA SAP Skrzydło wschod - Rzut Parteru			
Data 10.15.2009	Skala 1:100	Nr rysunku 3	Rewizje -