







SYMBOLE

-  CZUJKA OPTYCZNA DYMU DOR 4046
-  RĘCZNY OSTRZEGACZ POŻARU ROP 4001M
-  SYGNALIZATOR AKUSTYCZNY SAL-4001
-  **CSA** CENTRALA SYGNALIZACJI ALARMU POŻARU POLON 4900

UWAGA:

INSTALACJE PROWADZIĆ PRZEWODEM YnTKSYekw 1x2x0,8
W LISTWIE INSTALACYJNEJ 10x20 UKŁADANEJ NA TYNKU

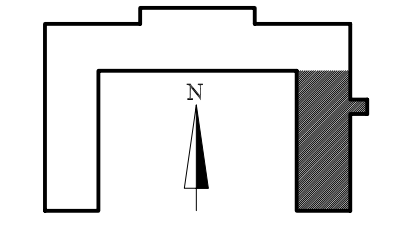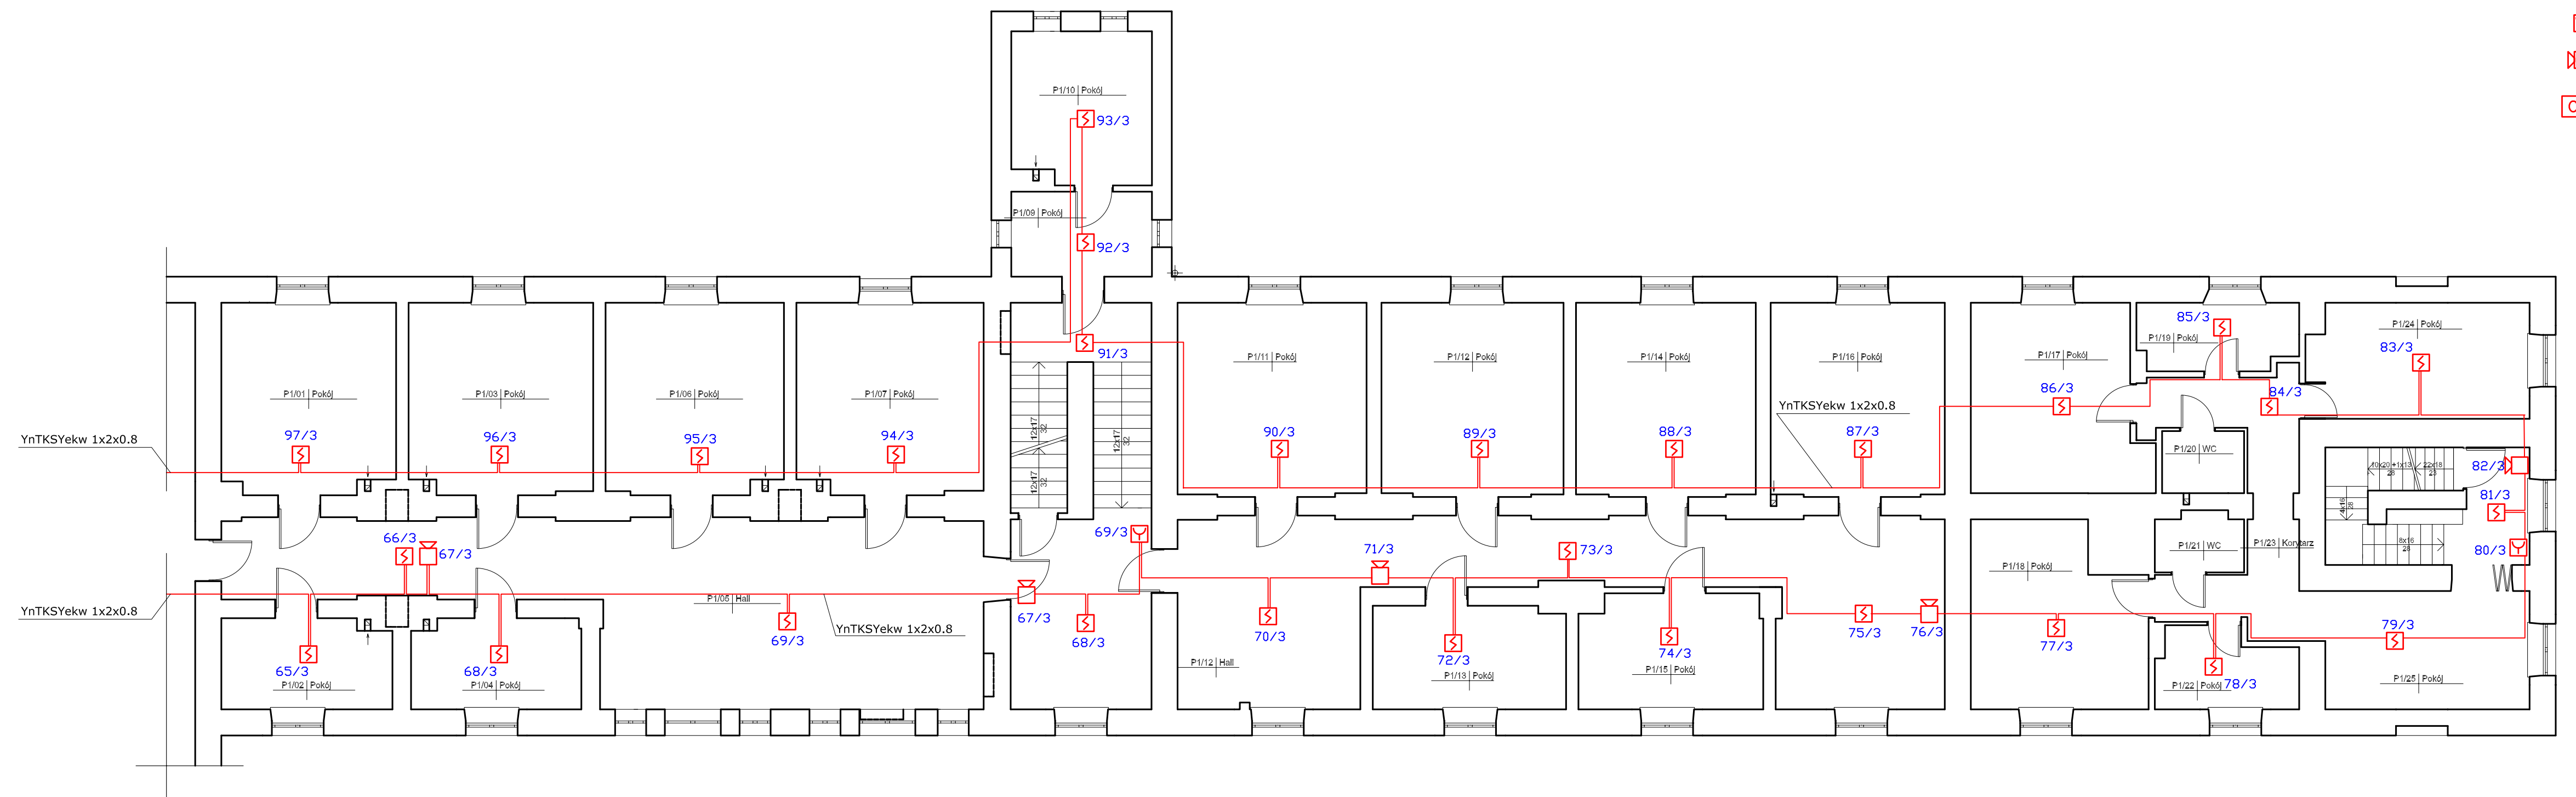

ZARZĄD UBEZPIECZENIA HANDLOWY UNIPOL <small>03-403 WARSZAWA - 4A Czysta 147 BIURO HANDLOWE 203-885 WARSZAWA ul. Kolejowa 55/57 tel. fax (022) 678-51-01, (022) 678-51-02</small>			
Obiekt CYTADELA - PAWILON X ul. Skazańców 25, Warszawa			
Projektant inż. Jerzy Kosinski			
Sprawdzający Dariusz Buda		upr. W-688/92 Michał Płaczkowski	
Tytuł rysunku INSTALACJA SAP Skrzydło wschodnie - Rzut Piętra			
Data 10.15.2009	Skala 1:100	Nr rysunku 6	Rewizja -