


# LEGENDA:

- ODPROWADZENIE SKROPLIN
- PK PIONY KANALIZACJI SANITARNEJ
- PD PIONY KANALIZACJI DESZCZOWEJ

5-6.1

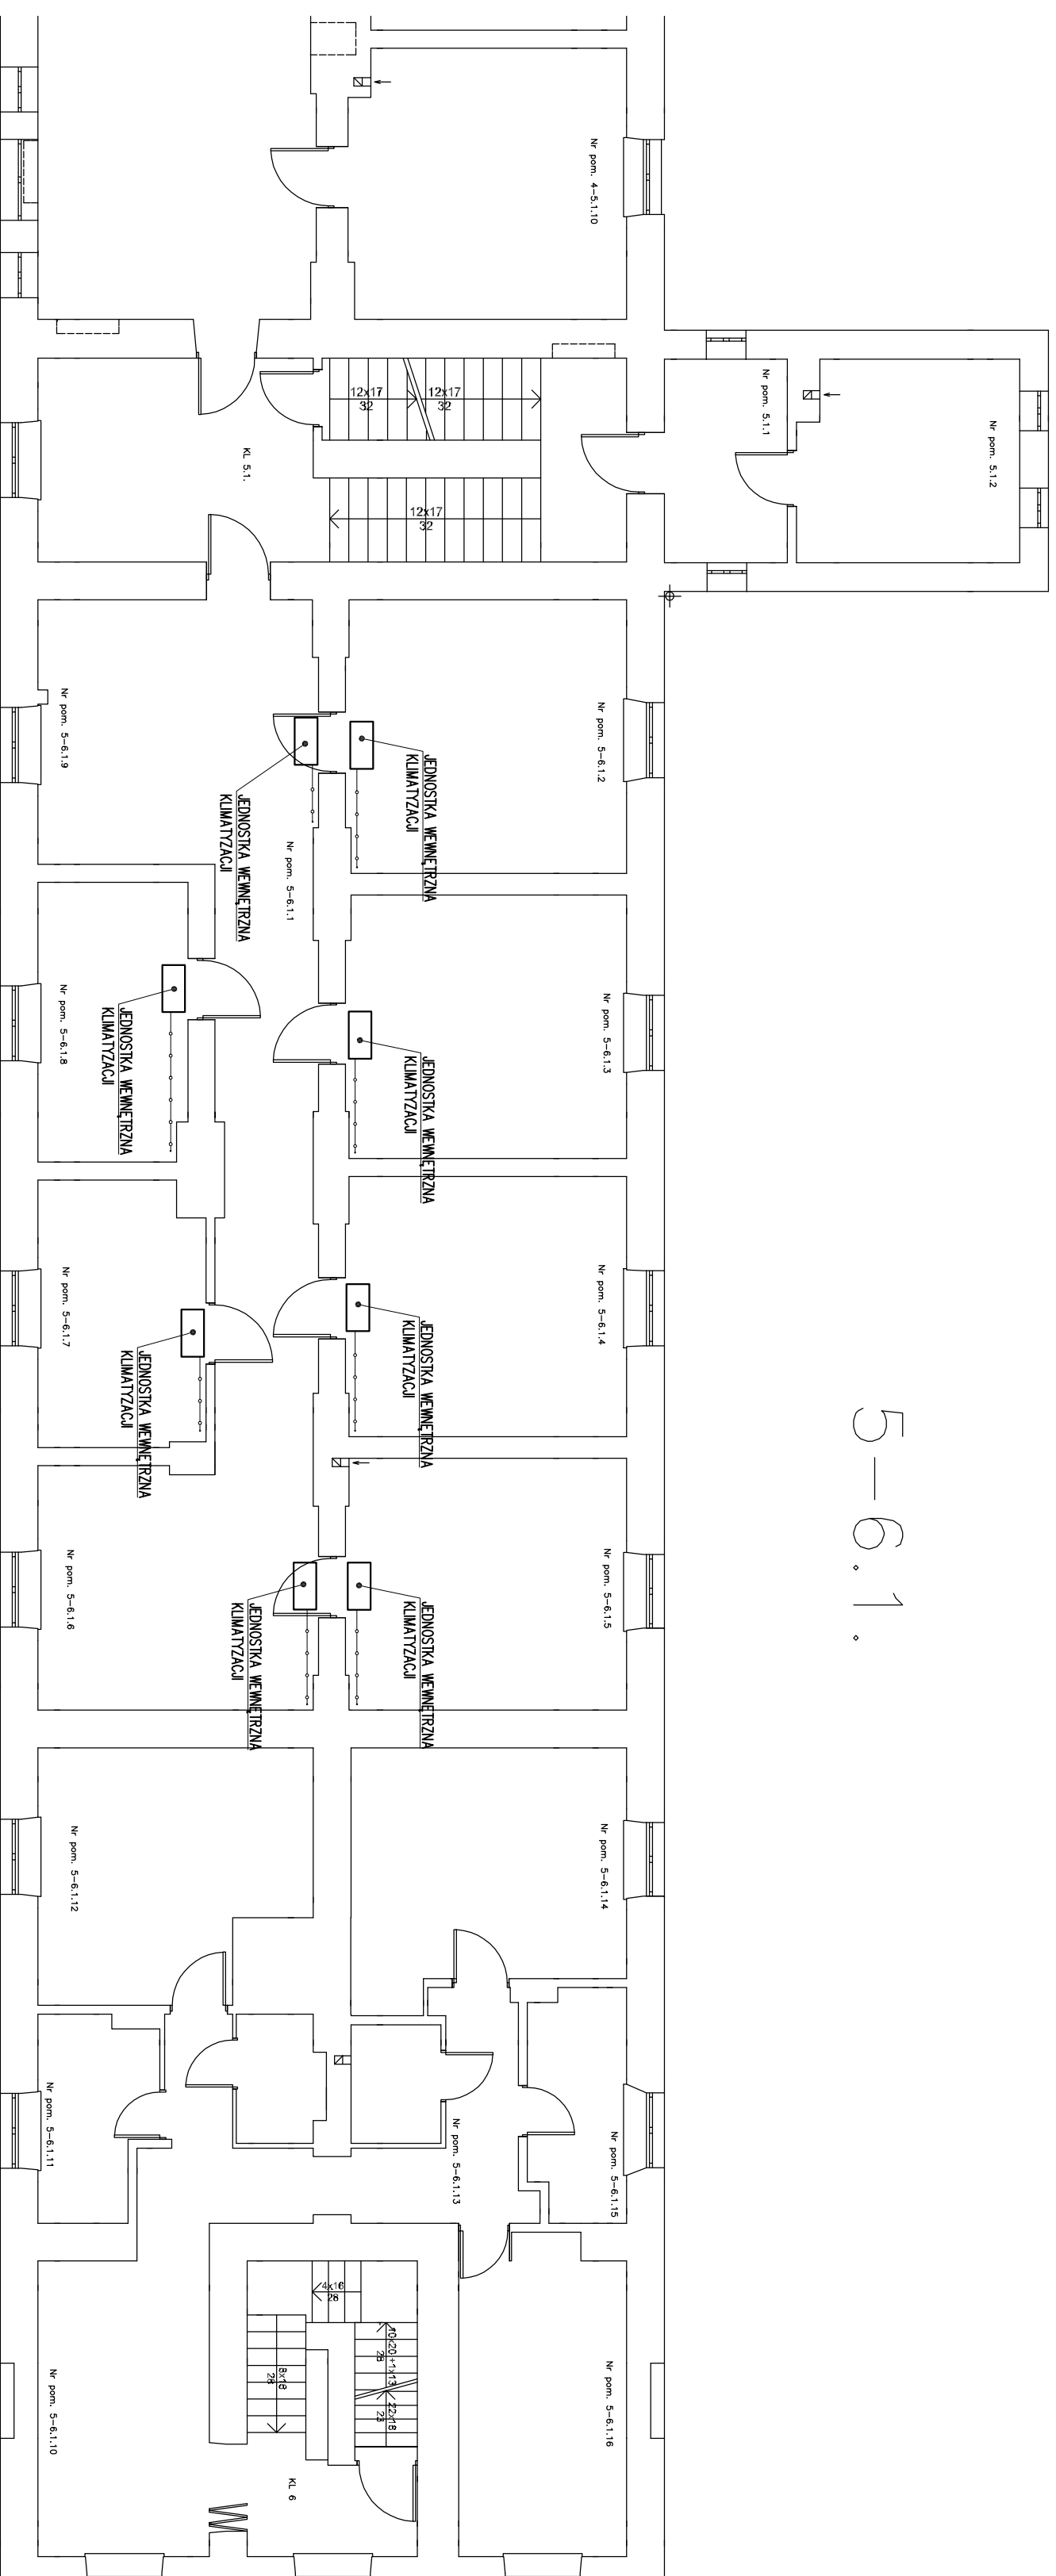

<p>Projekt ten jest własnością autora i jest chroniony przez Ustawę o prawie autorskim i prawach pokrewnych. Wprowadzenie zmian do projektu lub kopiowanie oraz udzielenie tych rnsunokow do jakichkolwiek innych celow bez wczesniejszego uzgodnienia pisemnej zgody autora jest zabronione.</p>	
<p><b>BIURO PROJEKTOWE</b></p> <p><b>INWESTOR / ZAMAWIAJACY</b></p>	
<p><b>Instalacje Sanitarne Elektryczne Marek Zabuski</b></p> <p>ul. PULAWSKA 340, 00-670 WARSZAWA tel.: +48 69 489 953; e-mail: pccz@se.waw.pl</p>	<p><b>Muzeum Niepodleglosci al. Solidarnosci 52 00-240 Warszawa</b></p>
<p><b>Faza opracowania:</b></p> <p>Projekt Budowlany</p>	
<p><b>Nazwa zadania:</b></p> <p>Opracowanie dokumentacji technicznej "Projekt instalacji klimatyzacji oraz zniidajacych sie w Muzeum X Pawilonu Cyrtadeli Warszawskiej"</p>	
<p><b>Nazwa i adres obiektu:</b></p> <p>Muzeum X Pawilonu Cyrtadeli Warszawskiej ul. Skazancow 23; 01-532 Warszawa</p>	
<p><b>Investor / Zamawiacz:</b></p> <p>Muzeum Niepodleglosci</p>	
<p><b>Adres inwestora:</b></p> <p>al. Solidarnosci 62, 00-240 Warszawa</p>	
<p><b>Projektant:</b></p> <p>mgr inz. Anna Gryniska</p>	<p>Specjalnosc: nr upr. Instalacyjno-trybiunaryjne Nr 2292</p>
<p><b>Opracowal(a):</b></p> <p>inz. Marek Zabuski</p>	<p>Podpis</p>
<p><b>Sprawdzil:</b></p> <p>mgr inz. Szymon Beltonski</p>	<p>upr. bud. w specjalnoscii Instalacyjnej bez ograniczen! MAZ/0136/PS/718</p>
<p><b>Branża:</b></p> <p>SANITARNA</p>	<p>Data: 06.2019</p>
<p><b>Nazwa rnsunku:</b></p> <p>SKRZYDŁO WSCHODNIE RZUT PIĘTRA</p>	<p>Skala: 1:100</p>
<p><b>Zakres opracowania:</b></p> <p>INSTALACJE SANITARNE ODPROWADZENIE SKROPLIN</p>	
<p><b>Numer rnsunku:</b></p> <p>1906_PawX_PB_S_WK_I_R04_0</p>	<p>Nr projektu   Kod obiektu   Stadium   Branża   Opracowanie   Etap   Numer rys.   Rozwiaz rnsunku:</p>